


LEGENDA

- Linea adduzione idrica
- Linea adduzione antincendio
- Pozzo - P1
- ⊕ Autoclave
- 08 Antincendio 50 mc
- 09 Riserva idrica 40 mc

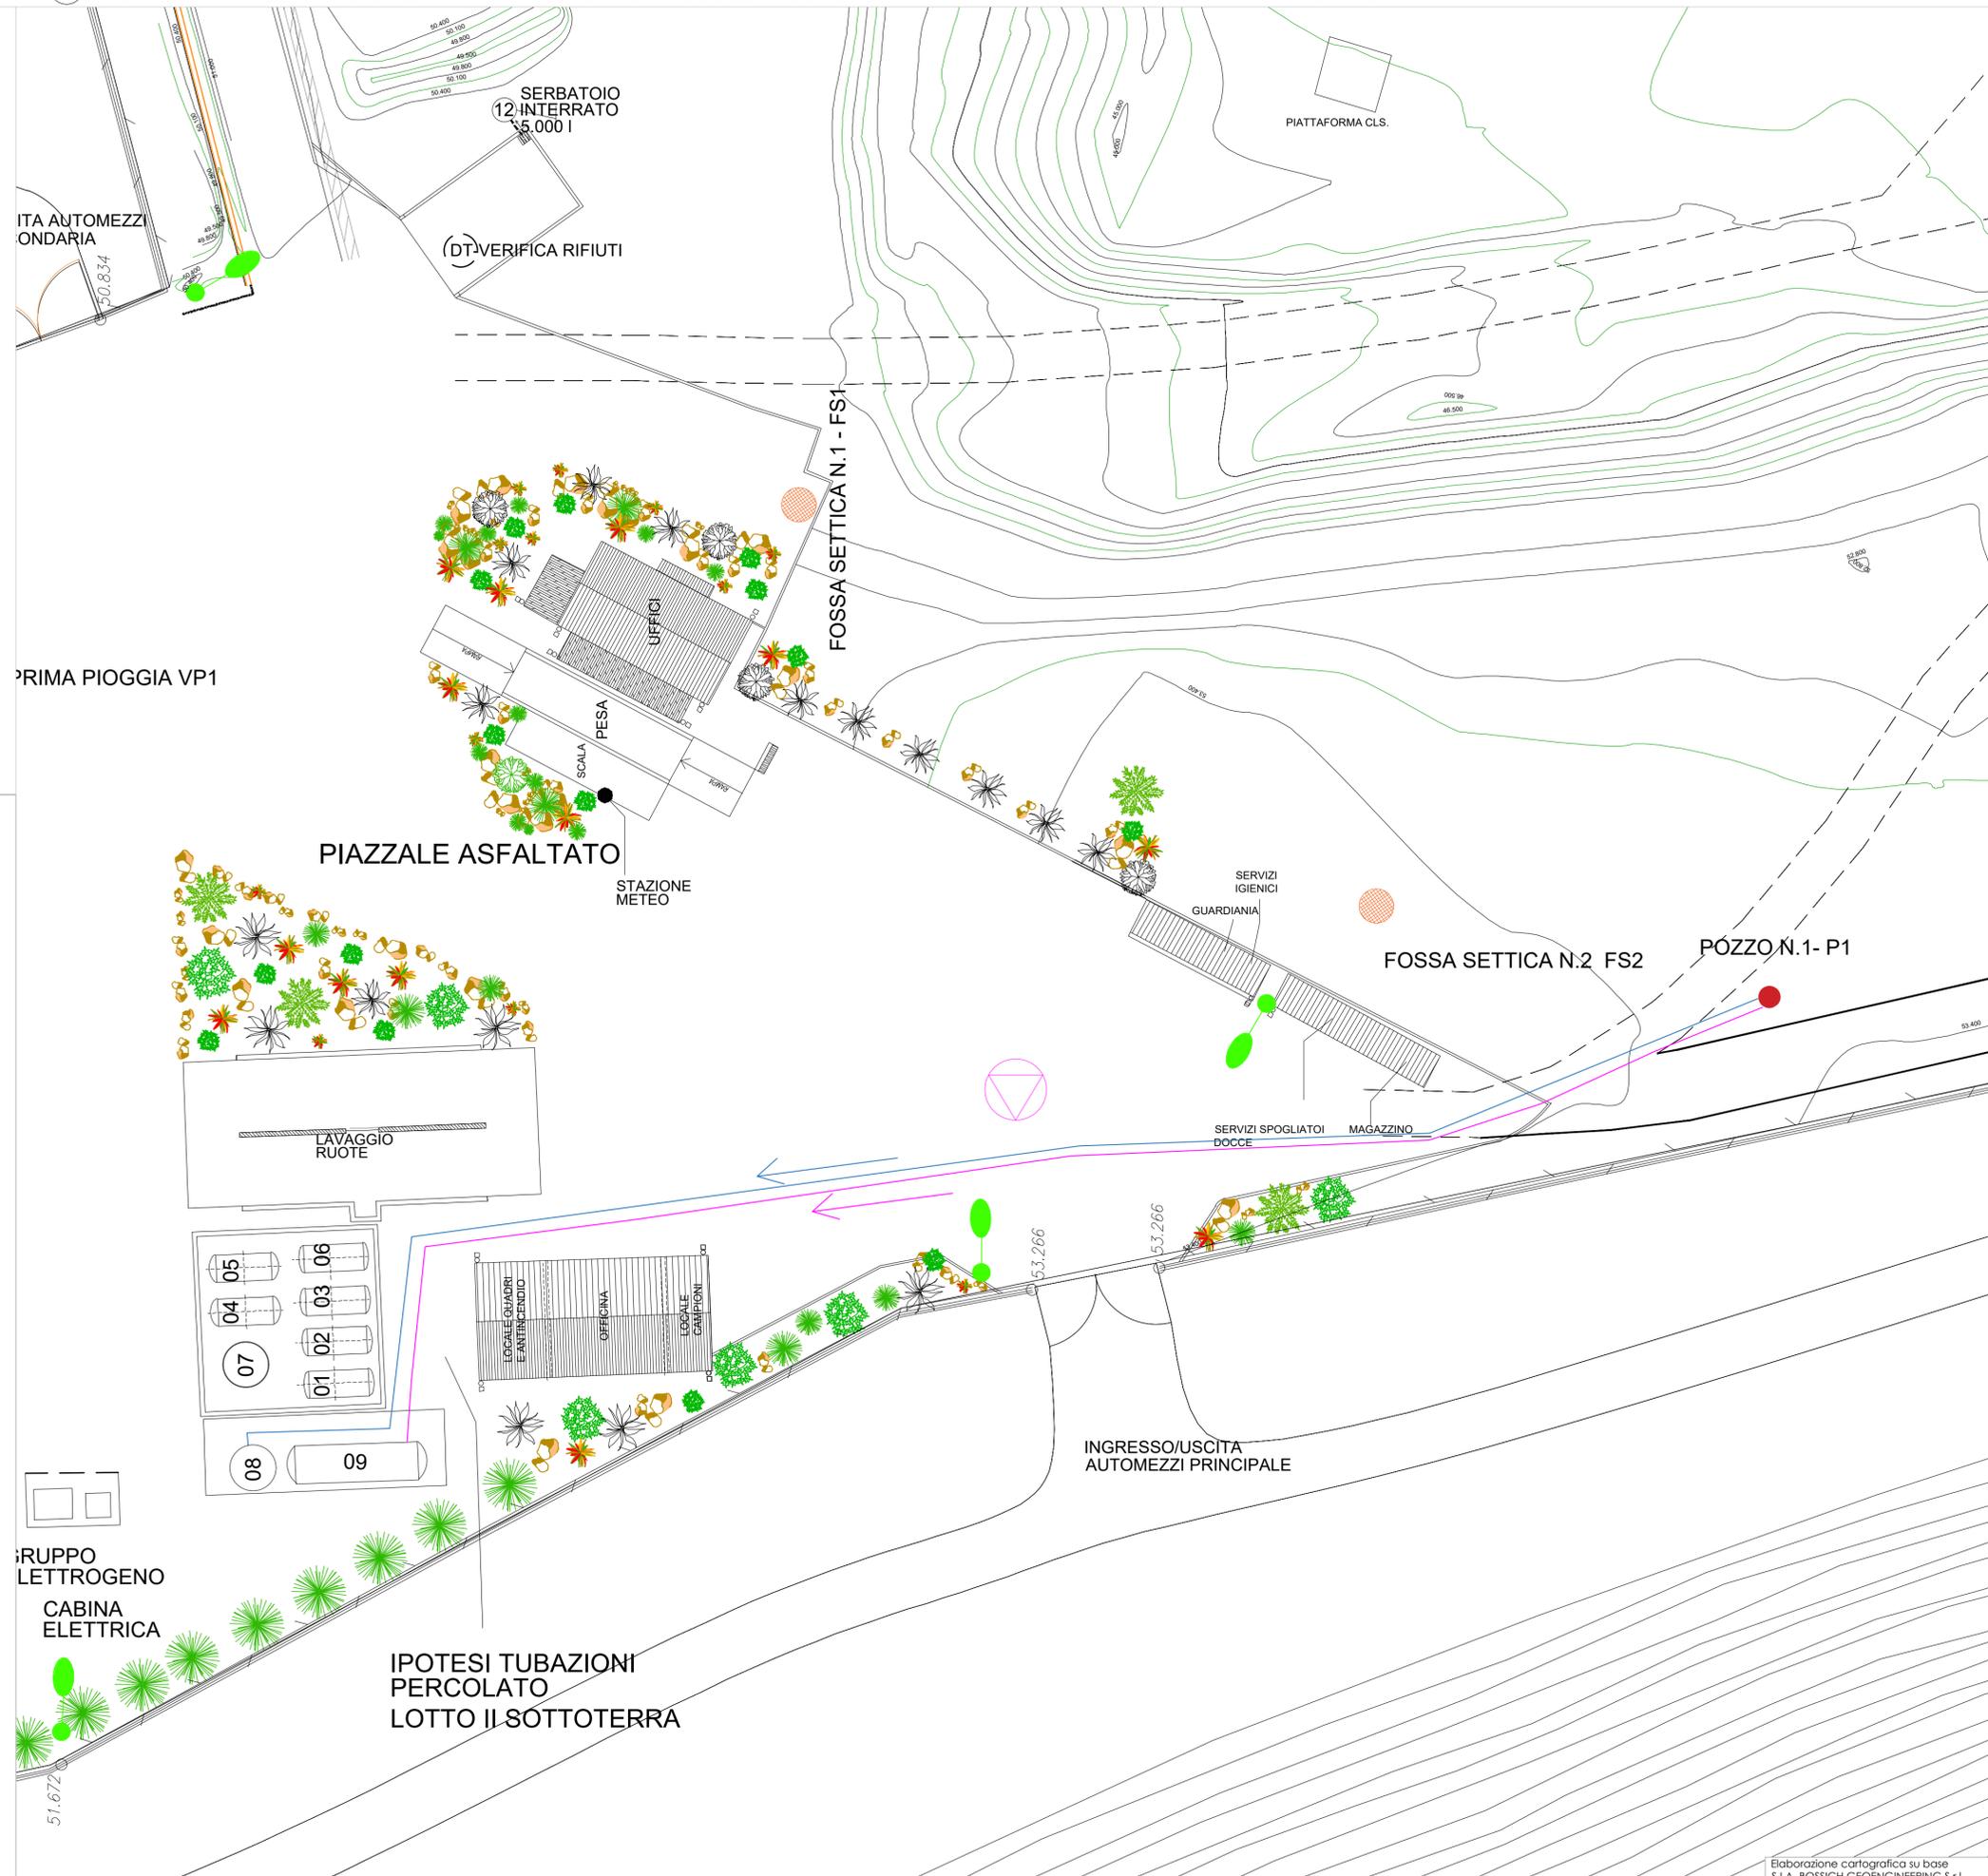

COMUNE DI SASSARI
PROVINCIA DI SASSARI



Discarica rifiuti speciali non pericolosi
Loc. Scala Erre - Comune di Sassari
ISTANZA DI RINNOVO DELL'AIA N. 2 DEL 31/05/2010

TAV. 2E

Planimetria dello stabilimento con individuazione delle aree per lo stoccaggio di materie e rifiuti

Scala: 1:250

Data: 09/2023

Rev. 00

Il Progettista:
Domus s.r.l.

Il Committente:
S.I.Ge.D s.r.l.
Sassari